

PROJEKT ZAGOSPODAROWANIA TERENU na działkach nr 1810, 1548/2, 1861/7, 1884, 1885, 1948, w m-ci MARKI. Kategoria obiektu XXVI

MAPA DO CELÓW PROJEKTOWYCH

Skala 1:1000, sekcje : 7.133.26.03.2


Nazwa obiektu : Marki dz. 1548/2,1861/7,1884,1885,1948.
Identyfikator i nazwa jednostki ewidencyjnej : 182001_5 Gmina Baranów Sandomierski
Identyfikator i nazwa obrębu ewidencyjnego : 182001_5.0012 MARKI
Zgłoszona w PODGiK za nr : GGII.ODII.6642.851.2019
Opracowana w ukt. 2000.7, Kronstadt 86

Na aktualizowanej działce nie badano obciążeń gruntowych
Mapa aktualna w zaznaczonym zakresie
Nie wyklucza się istnienia w terenie, a nie wykazanych na niniejszej mapie urządzeń podziemnych,
które nie były zgłoszone do inwentaryzacji lub o których brak informacji w zasobach PODGiK.

sierpień 2019 rok

Wykonał : inż. Tadeusz Durda

inż. Tadeusz Durda
geodeta uprawniony
Upr. M.G.P. 18 nr 12437
39-451 Wola Baranowska ul.Wschodnia 80
tel.0-15 811 07 25 kom. 608 474 168

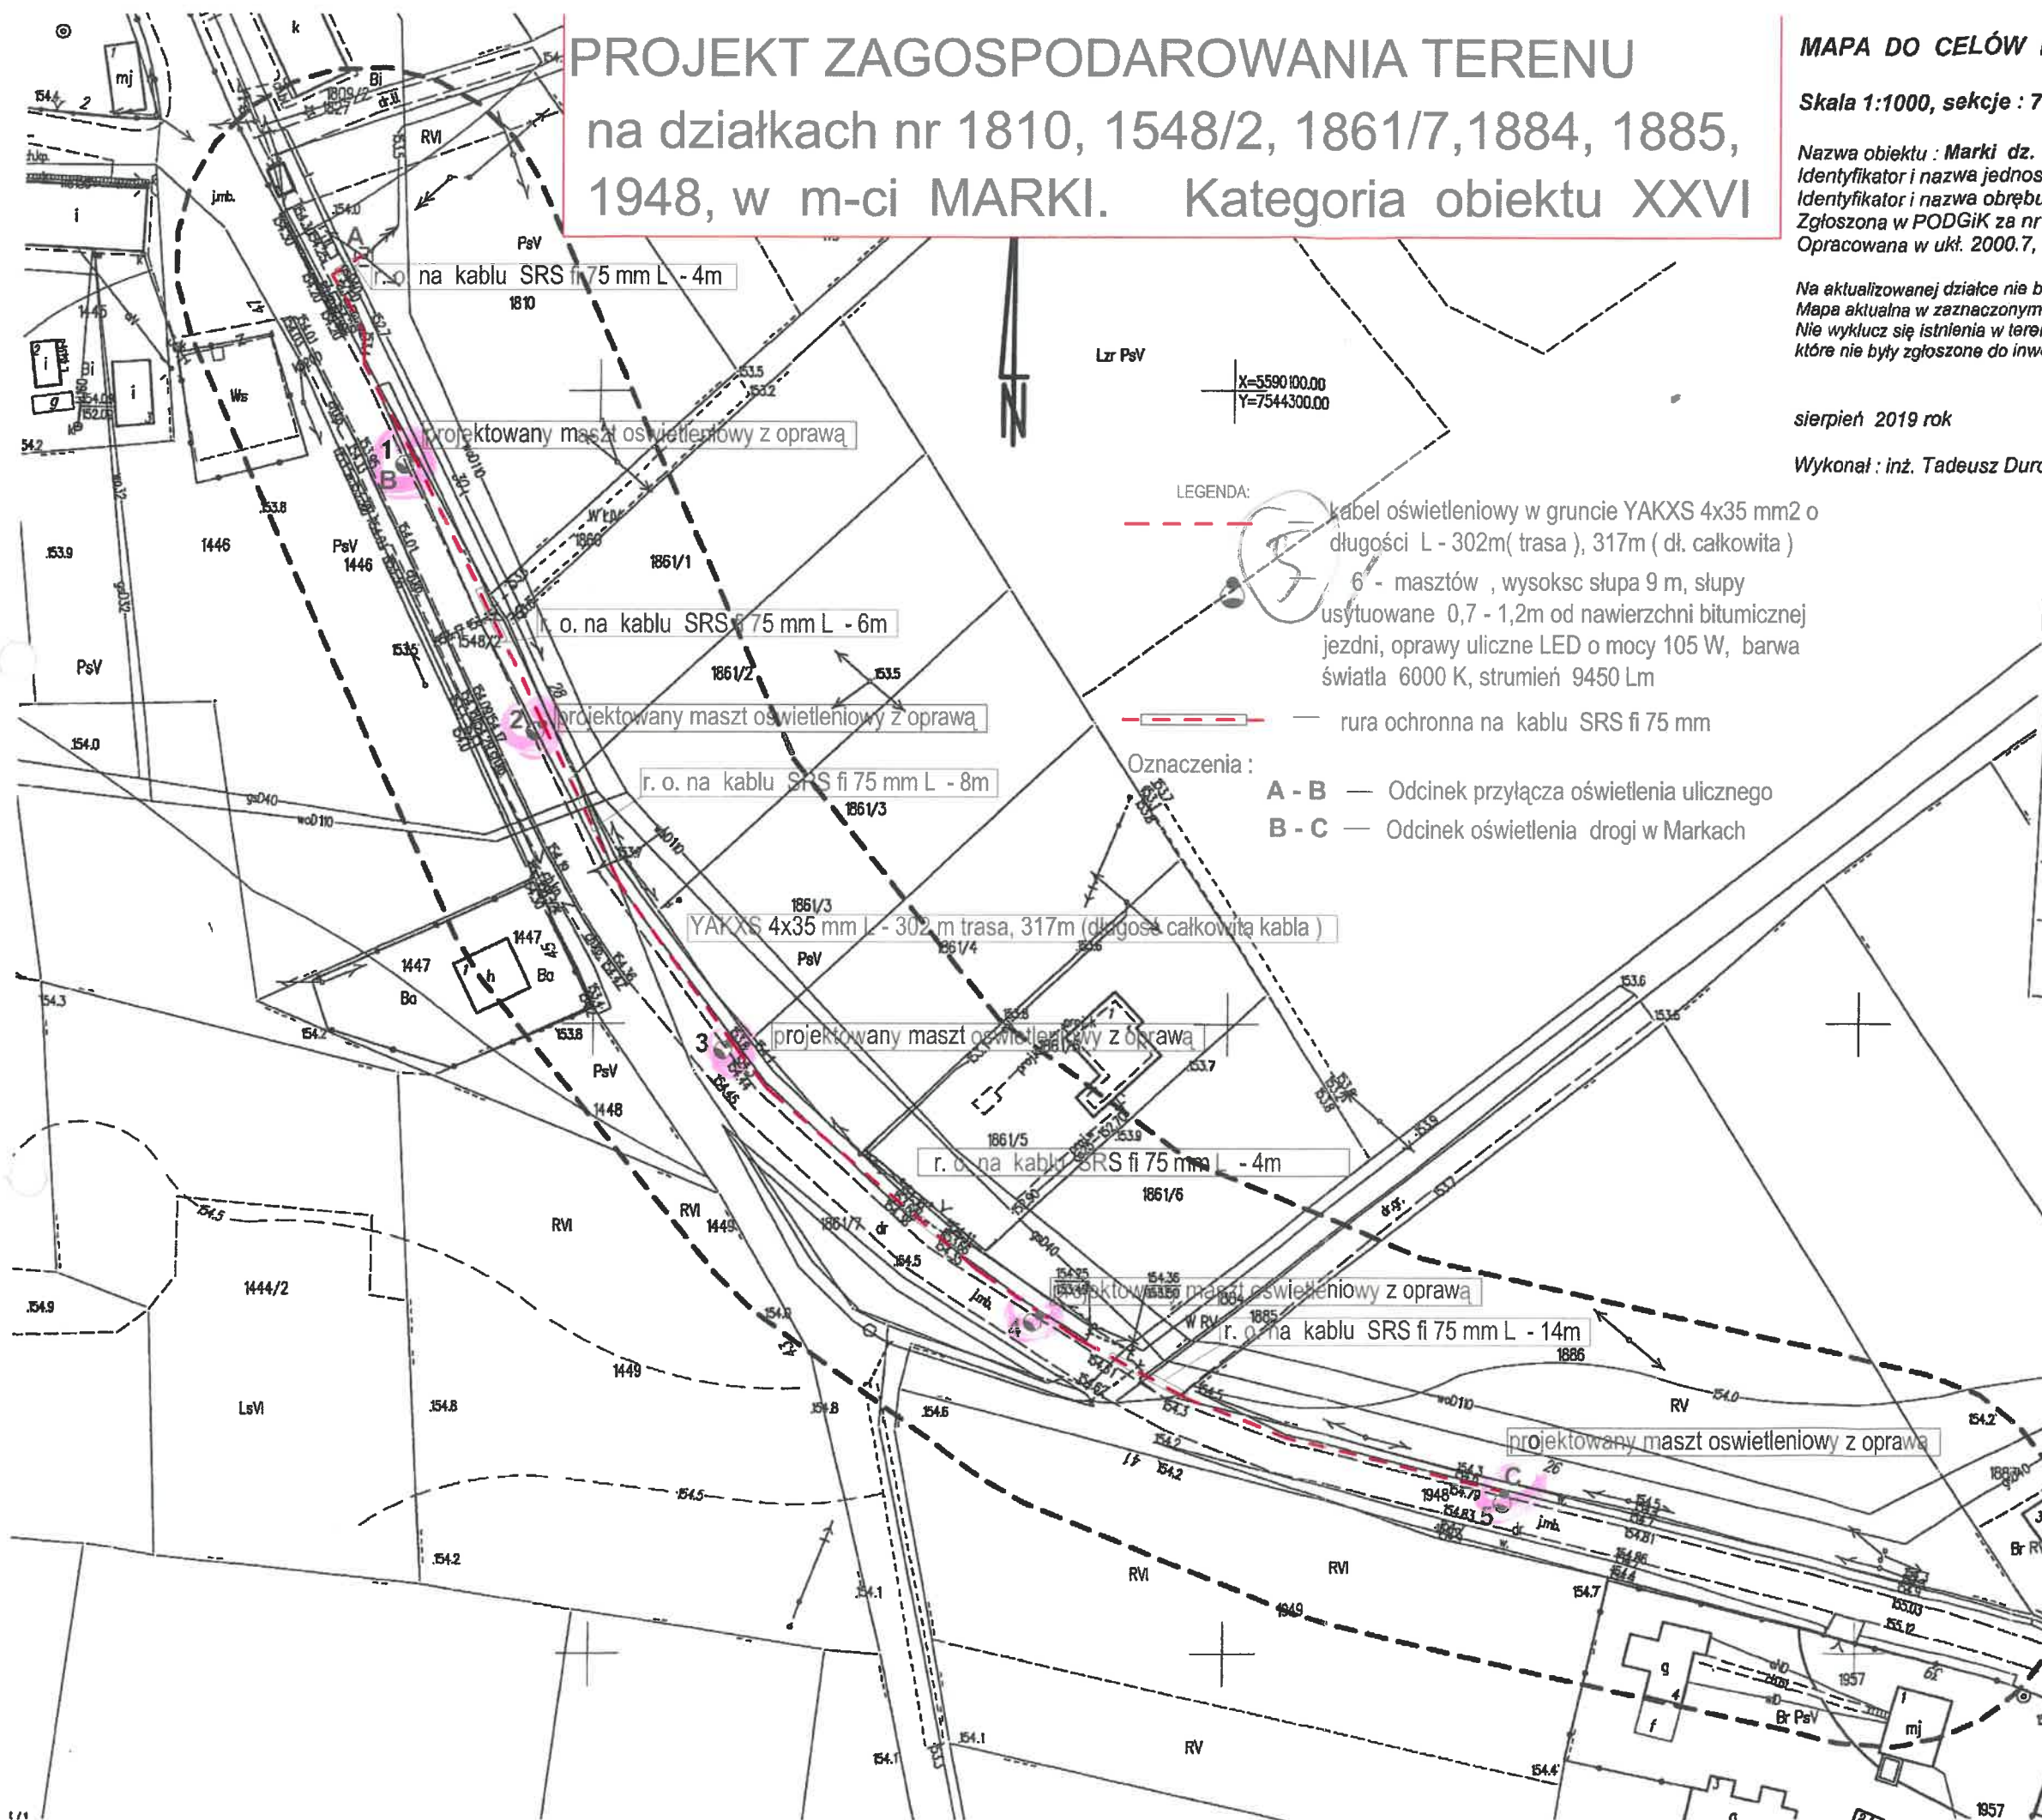

- LEGENDA:
- kabel oświetleniowy w gruncie YAKXS 4x35 mm² o długości L - 302m(trasa), 317m (dł. całkowita)
 - 6 - masztów , wysokość słupa 9 m, słupy usytuowane 0,7 - 1,2m od nawierzchni bitumicznej jezdni, oprawy uliczne LED o mocy 105 W, barwa światła 6000 K, strumień 9450 Lm
 - rura ochronna na kablu SRS fi 75 mm
- Oznaczenia :
- A - B — Odcinek przyłącza oświetlenia ulicznego
 - B - C — Odcinek oświetlenia drogi w Markach

| | |
|--|---|
| Poświadczam, że niniejszy dokument został opracowany w wyniku prac geodezyjnych i kartograficznych, których rezultaty zawiera operat techniczny wpisany do ewidencji materiałów państwowego zasobu geodezyjnego i kartograficznego | |
| Organ prowadzący państwowy zasób geodezyjny i kartograficzny | Starosta Powiatu Tarnobrzaskiego Powiatowy Ośrodek Dokumentacji Geodezyjnej i Kartograficznej |
| Identyfikator ewidencyjny materiału zasobu | P.1820.2019.843 |
| Data wpisana do ewidencji materiałów zasobu | 2019-08-12 |
| Imię, nazwisko i podpis osoby reprezentującej organ | Z up. Starosty <i>mgr inż. Zdzisław Kinal</i> starosta geodeta |

| | |
|-------------------|--|
| NAZWA INWESTYCJI: | BUDOWA OŚWIETLENIA ULICZNEGO |
| ADRES INWESTYCJI: | MARKI ul. LEŚNA dz. 1810, 1548/2, 1861/7, 1884, 1885, 1948. |

| | |
|-----------|--|
| INWESTOR: | GMINA BARANÓW SANDOMIERSKI 39 - 450 Baranów Sandomierski , ul. Okulickiego 1. |
|-----------|--|

| | | | | |
|-------|-------|-----------------|--------------|--------|
| JEDN. | PROJ. | PROJEKTOWAŁ: | Nr uprawnień | Podpis |
| | | Adam BARSZCZ | E - 471/94 | |
| | | SPRAWDZIŁ: | Nr uprawnień | Podpis |
| | | Grażyna BARSZCZ | E - 104/93 | |

ul. Długa 12c
tel. 017 7889377
GSM 609 195 412

| | |
|----------------|--|
| NAZWA RYSUNKU: | PROJEKT ZAGOSPODAROWANIA TERENU ODNOŚNIE PRZYŁĄCZA ELEKTRYCZNEGO ORAZ OŚWIETLENIA DROGI. |
|----------------|--|

| | | | | |
|--------|----------|---------|-------------|---------|
| SKALA | NR PROJ. | DATA | BRANŻA | NR RYS. |
| 1:1000 | 3 / 19 | 09.2019 | ELEKTRYCZNA | E - 1 |