

Azut piwnic  
1:100

Kamin  
istniejący

Piec gazowy  
doco i.c.u.u  
220kW

Pion φ15  
na II piętro

SZYB  
WINDOWY

Techniczny Zakład Gazowniczy Sandomierz  
Dział Sieci i Instalacji  
21-606 Sandomierz, ul. Zeromskiego 14  
234-15, 234-37

Pion φ15  
na parter

Układ redukcyjno-  
pomiarowy wg. rys. nr. 7

Uzgodniono pismem znak 75-48/D-424/92  
z dnia 1.10.1992 r. uzgodnienie ważne  
jest do dnia 1.10.1994 r.


KIEROWNIK DZIAŁU  
SIECI I INSTALACJI

mgr inż. Anarzej Dziura

Zmiana:  
31.08.93  
Skopane  
WOD. KAN


Ośrodek Zdrowia Baranów S.

Rys. 2

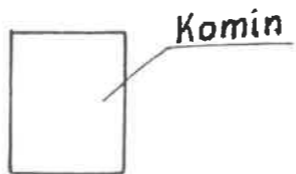

Rzut parteru  
1:100

Rejonowy Zakład Gazowniczy Sandomierz  
Dział Naprawy i Instalacji  
27-600 Sandomierz, ul. Leśmorskiego 14  
tel. 234 15, 234-37

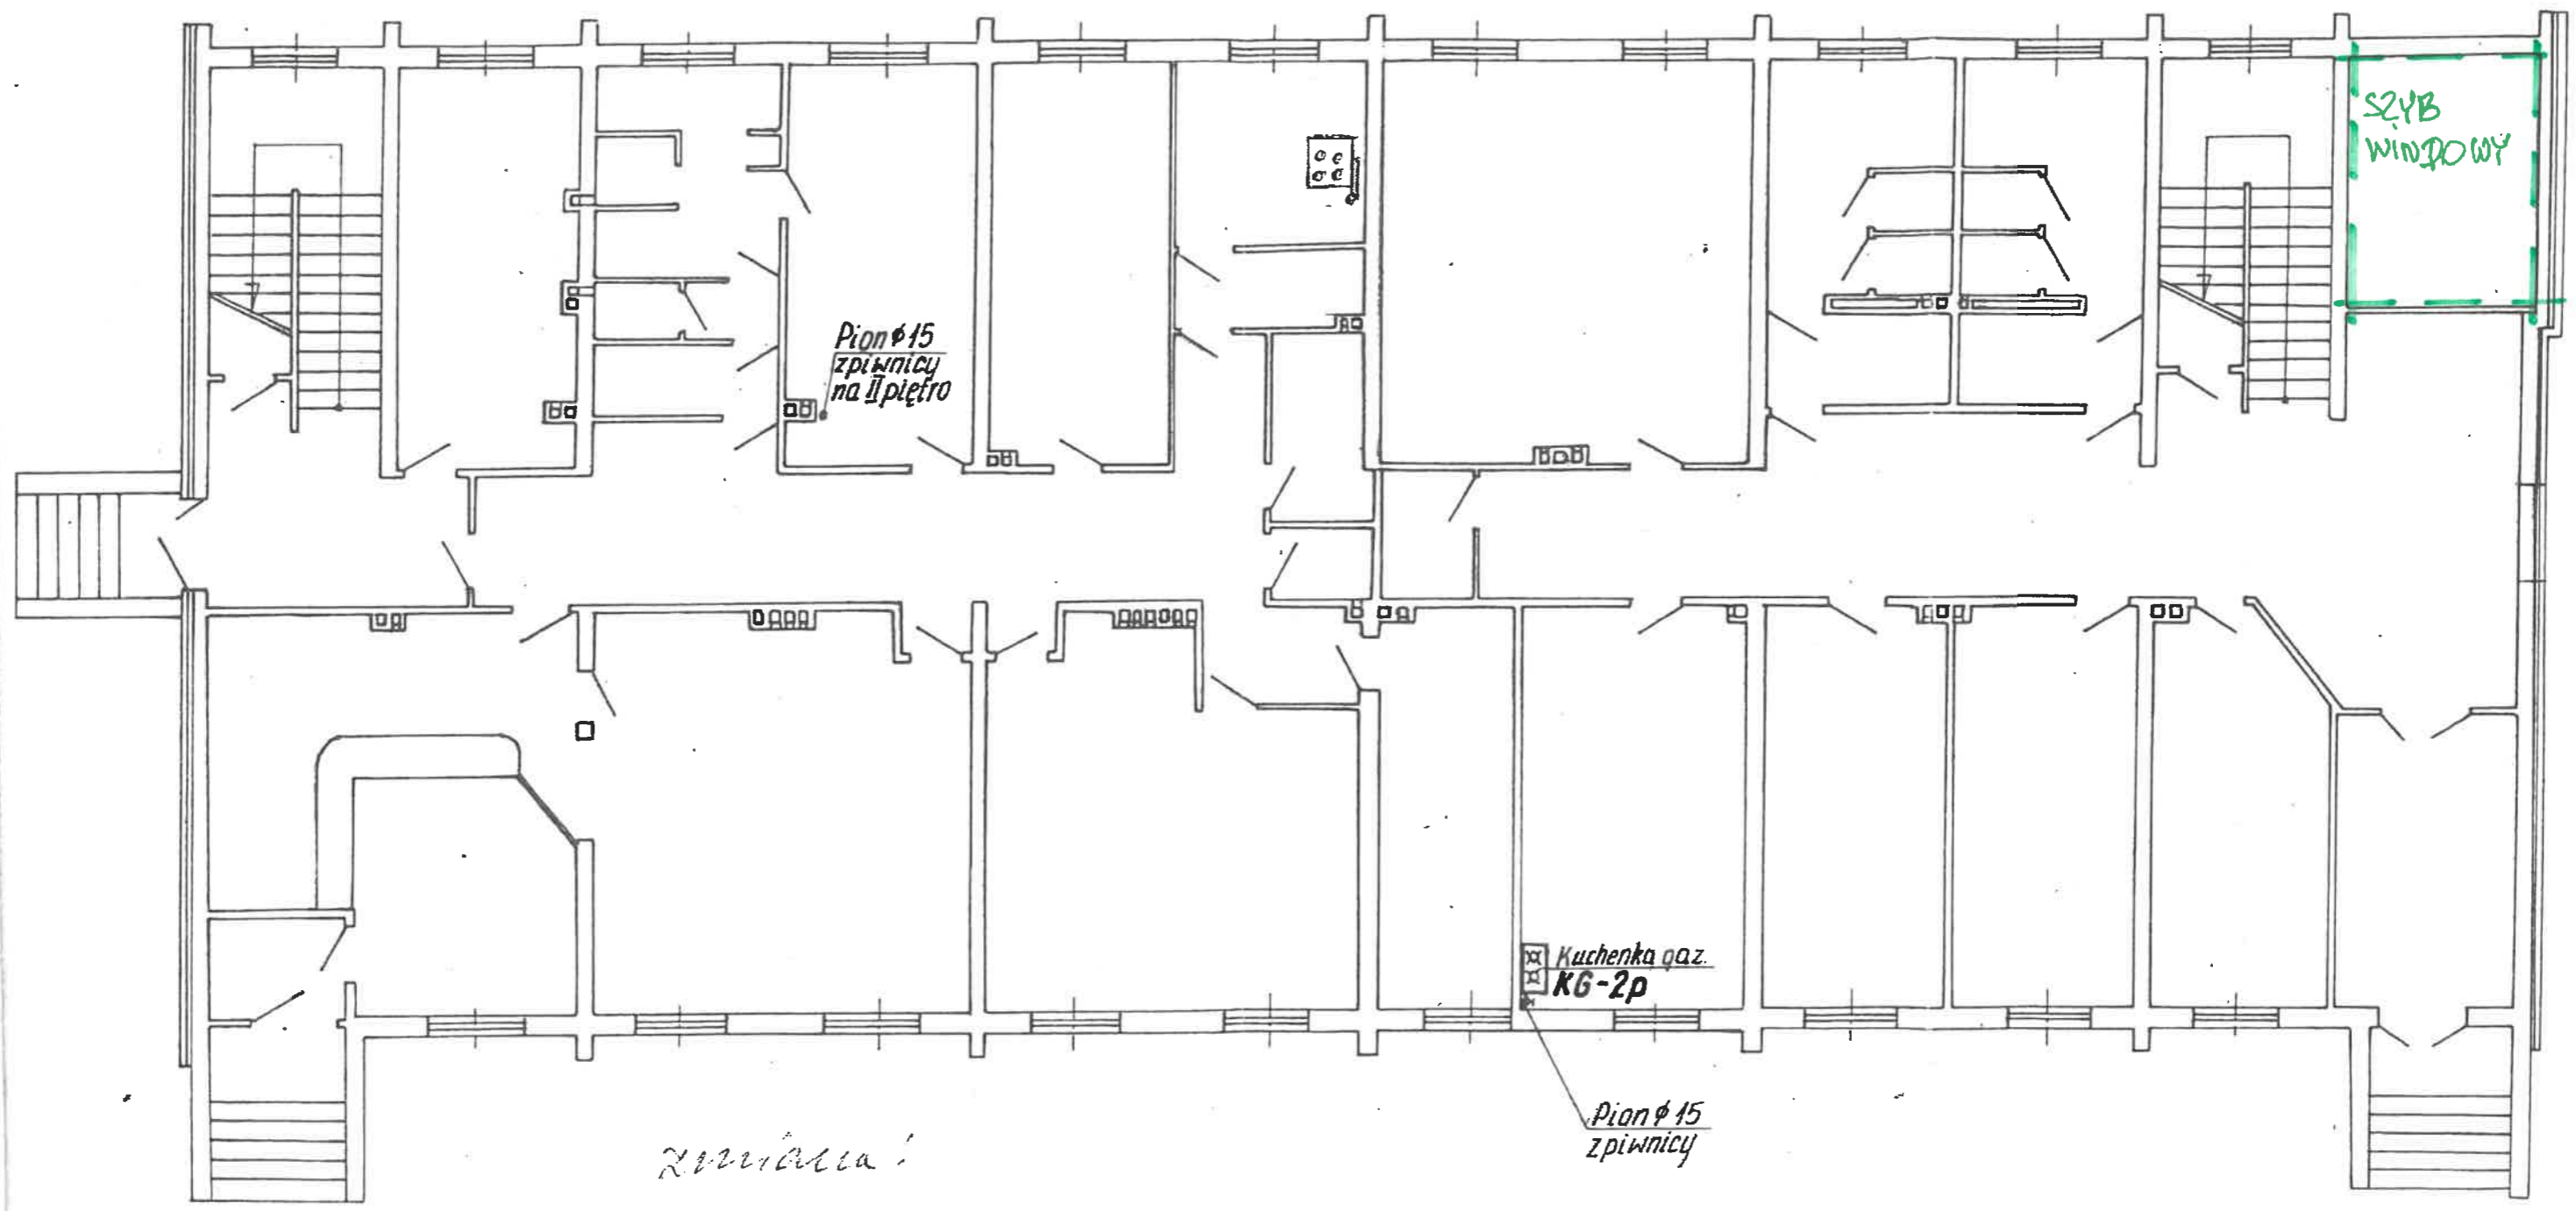

Pion  $\phi 15$   
z piwnicy  
na II piętro

Kuchonka gaz.  
KG-2p

Pion  $\phi 15$   
z piwnicy


SZYB  
WINDOWY

Zmiana!

31.08.1974  
STANISŁAW MOJAK  
Skopanie  
Upr. Bud. 14 233  
WOD-KAM


Osrodek Zdrowia Baranów S.

Rys. 3

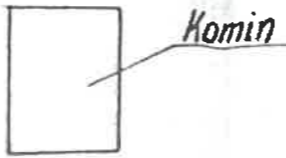


Rzut I piętra  
1:100

Rejonowy Zakład Gazowniczy Sandomierz  
Dział Sieci i Instalacji  
27-600 Sandomierz, ul. Zeromskiego 14  
234-15, 234-37

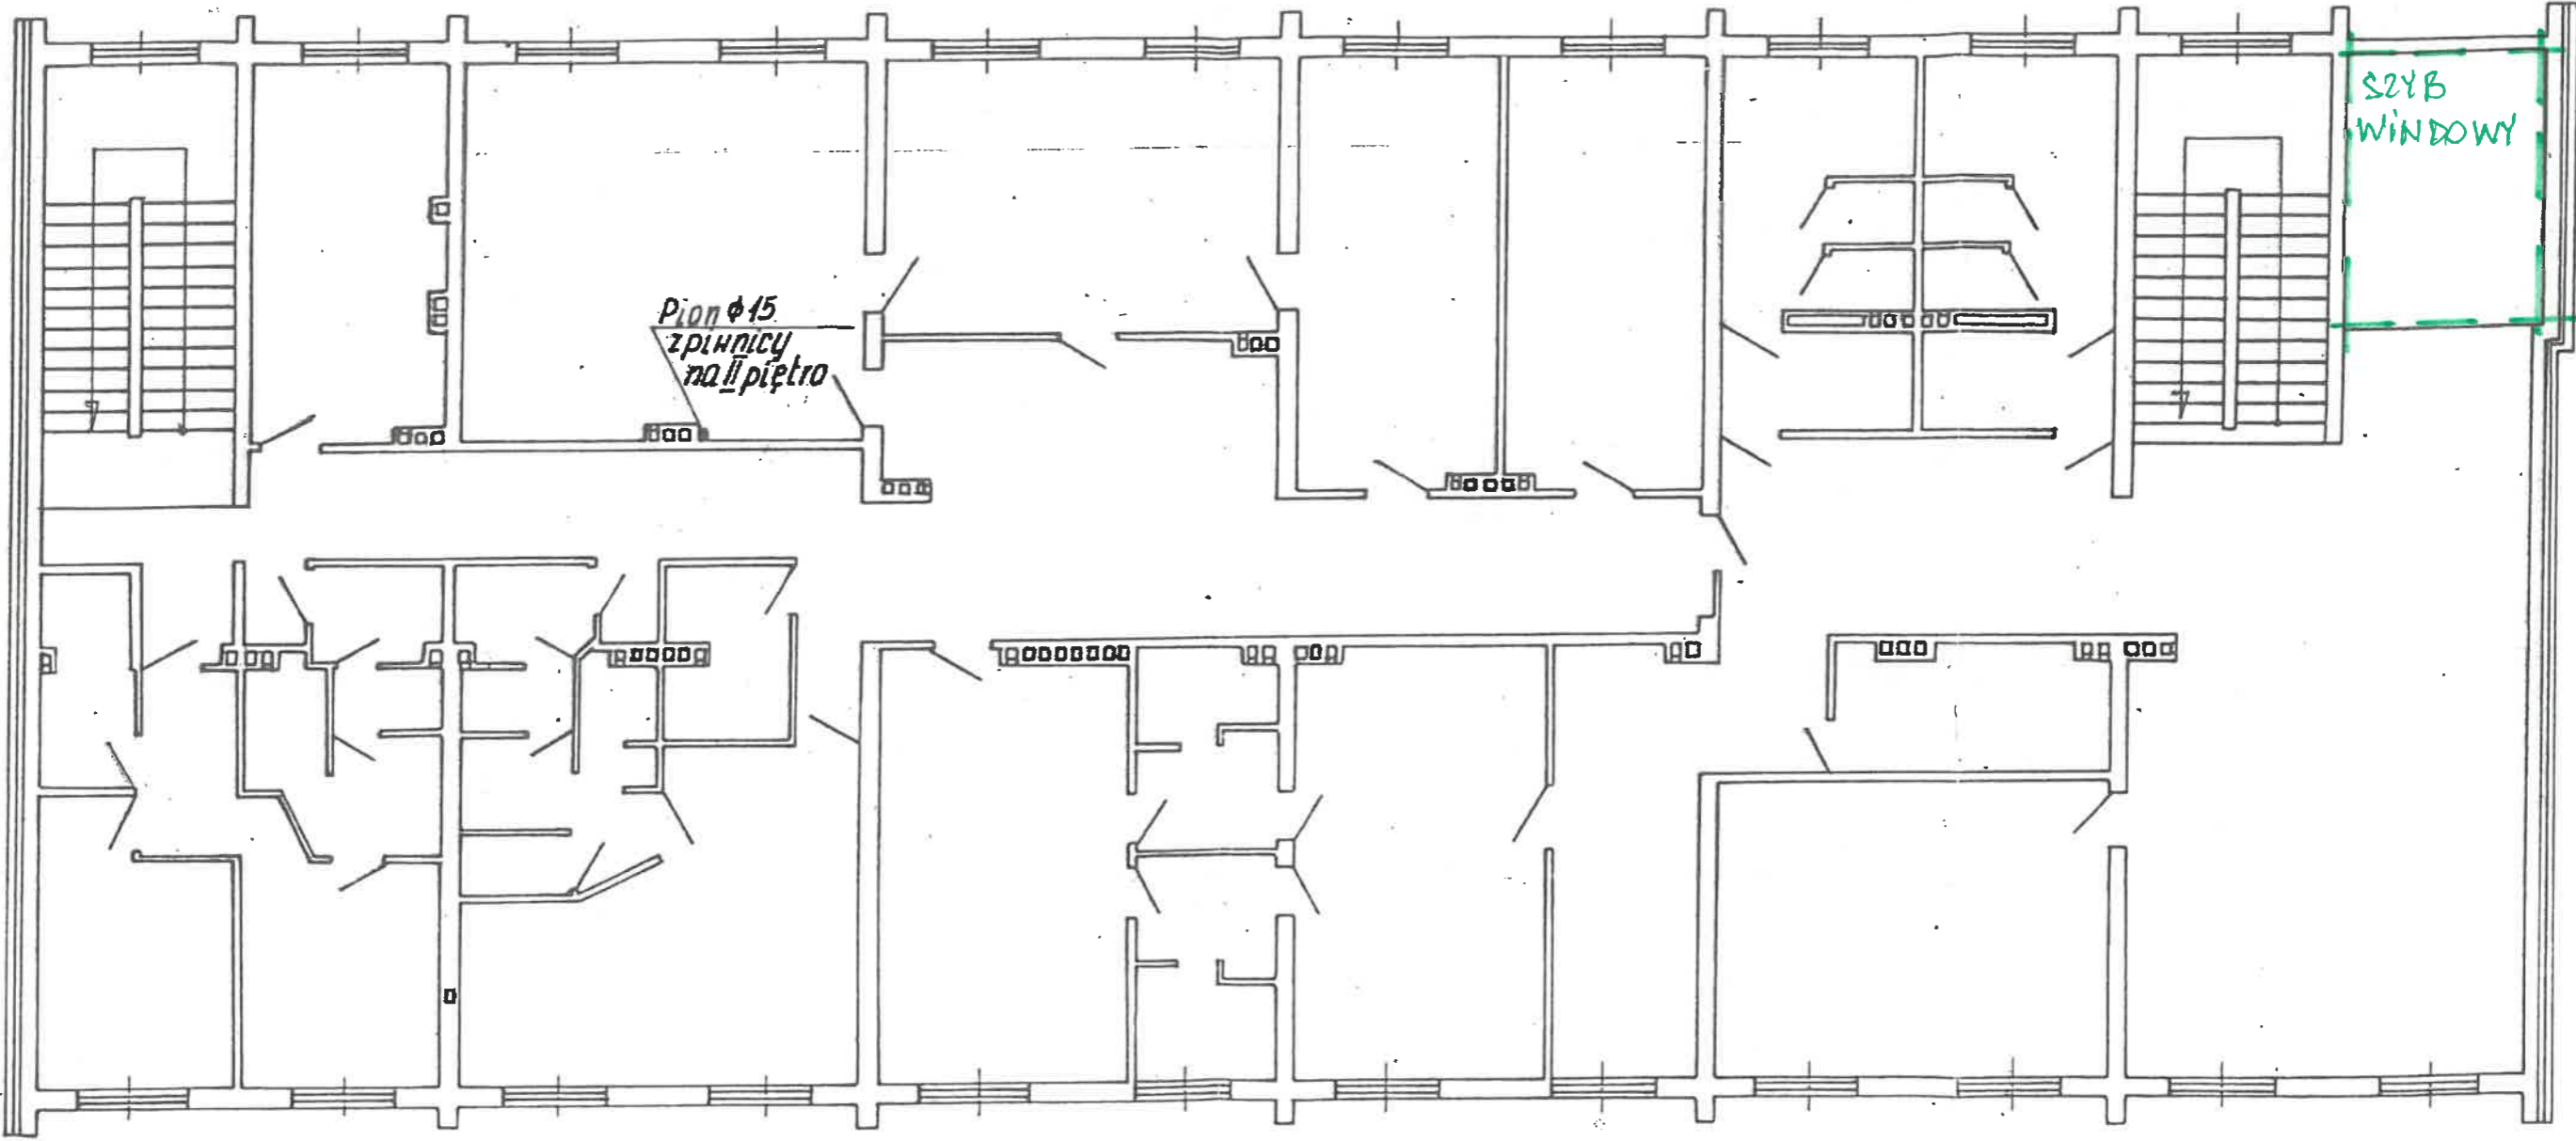


Ośrodek Zdrowia Baranów S.



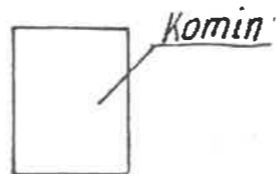

**Rzut II piętra**  
1:100

Rejonowy Zakład Gazowniczy Sandomierz  
Dział Sieci i Instalacji  
27-600 Sandomierz, ul. Zeromskiego 14  
☎ 234-15, 234-37

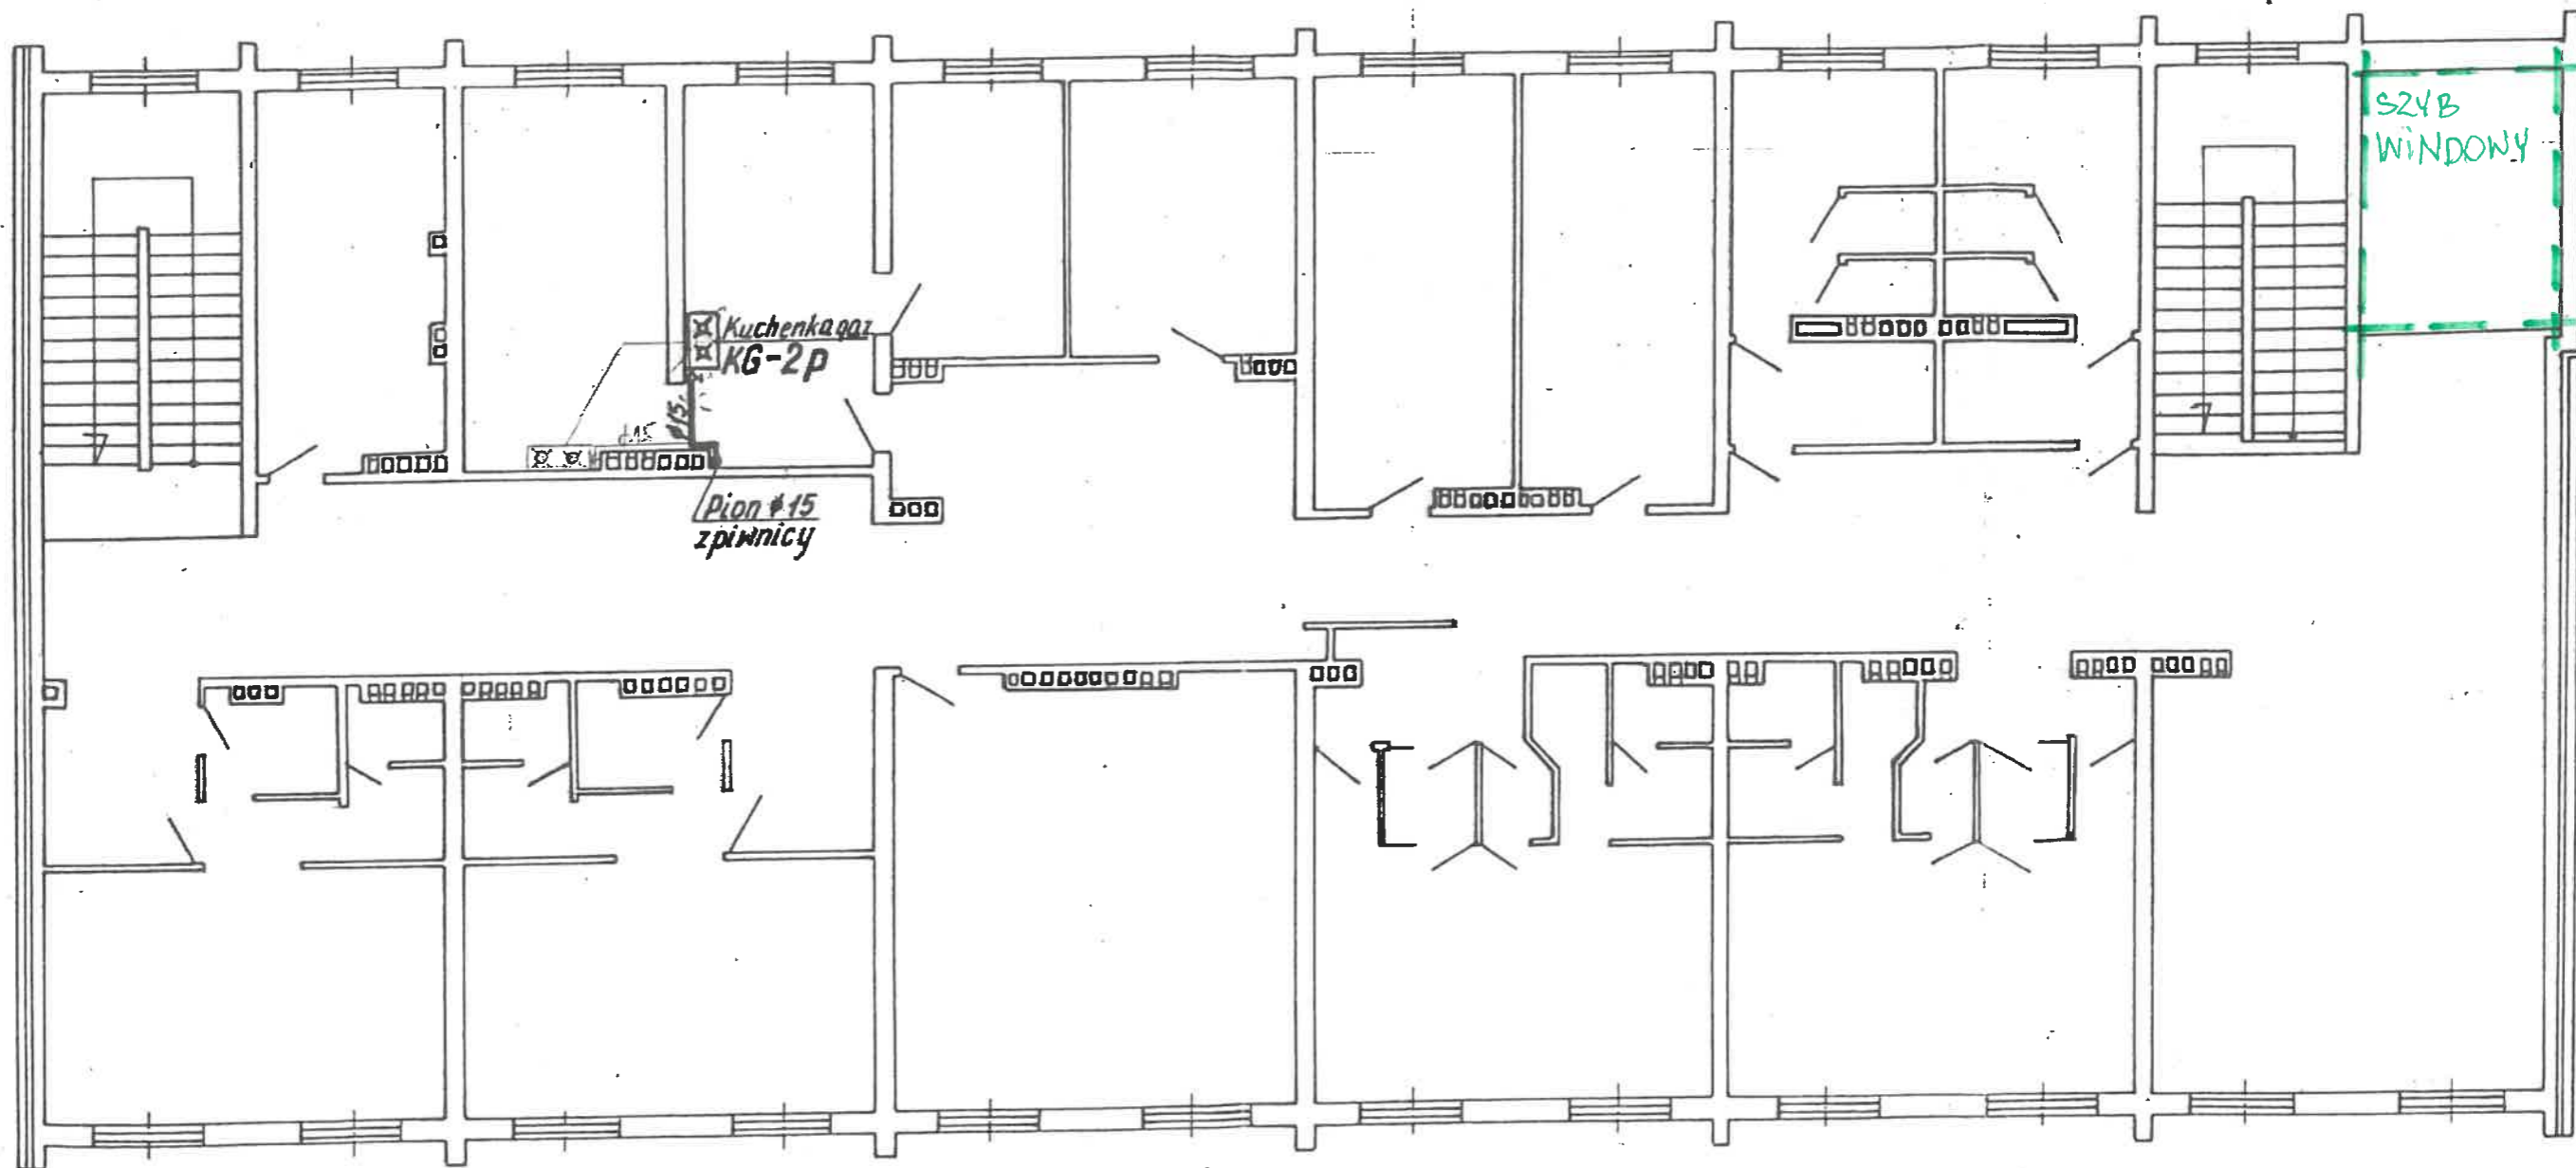


*Zmiana:*

31.08.93

ST. LEONARD W. SMOGLARSKI  
Sandomierz, Dział 14/29  
Upr. Bud. 11/13/130/91  
WOD.-KAN., CO, GAZ

*Ośrodek Zdrowia Baranów S.*

*Rys. 5*

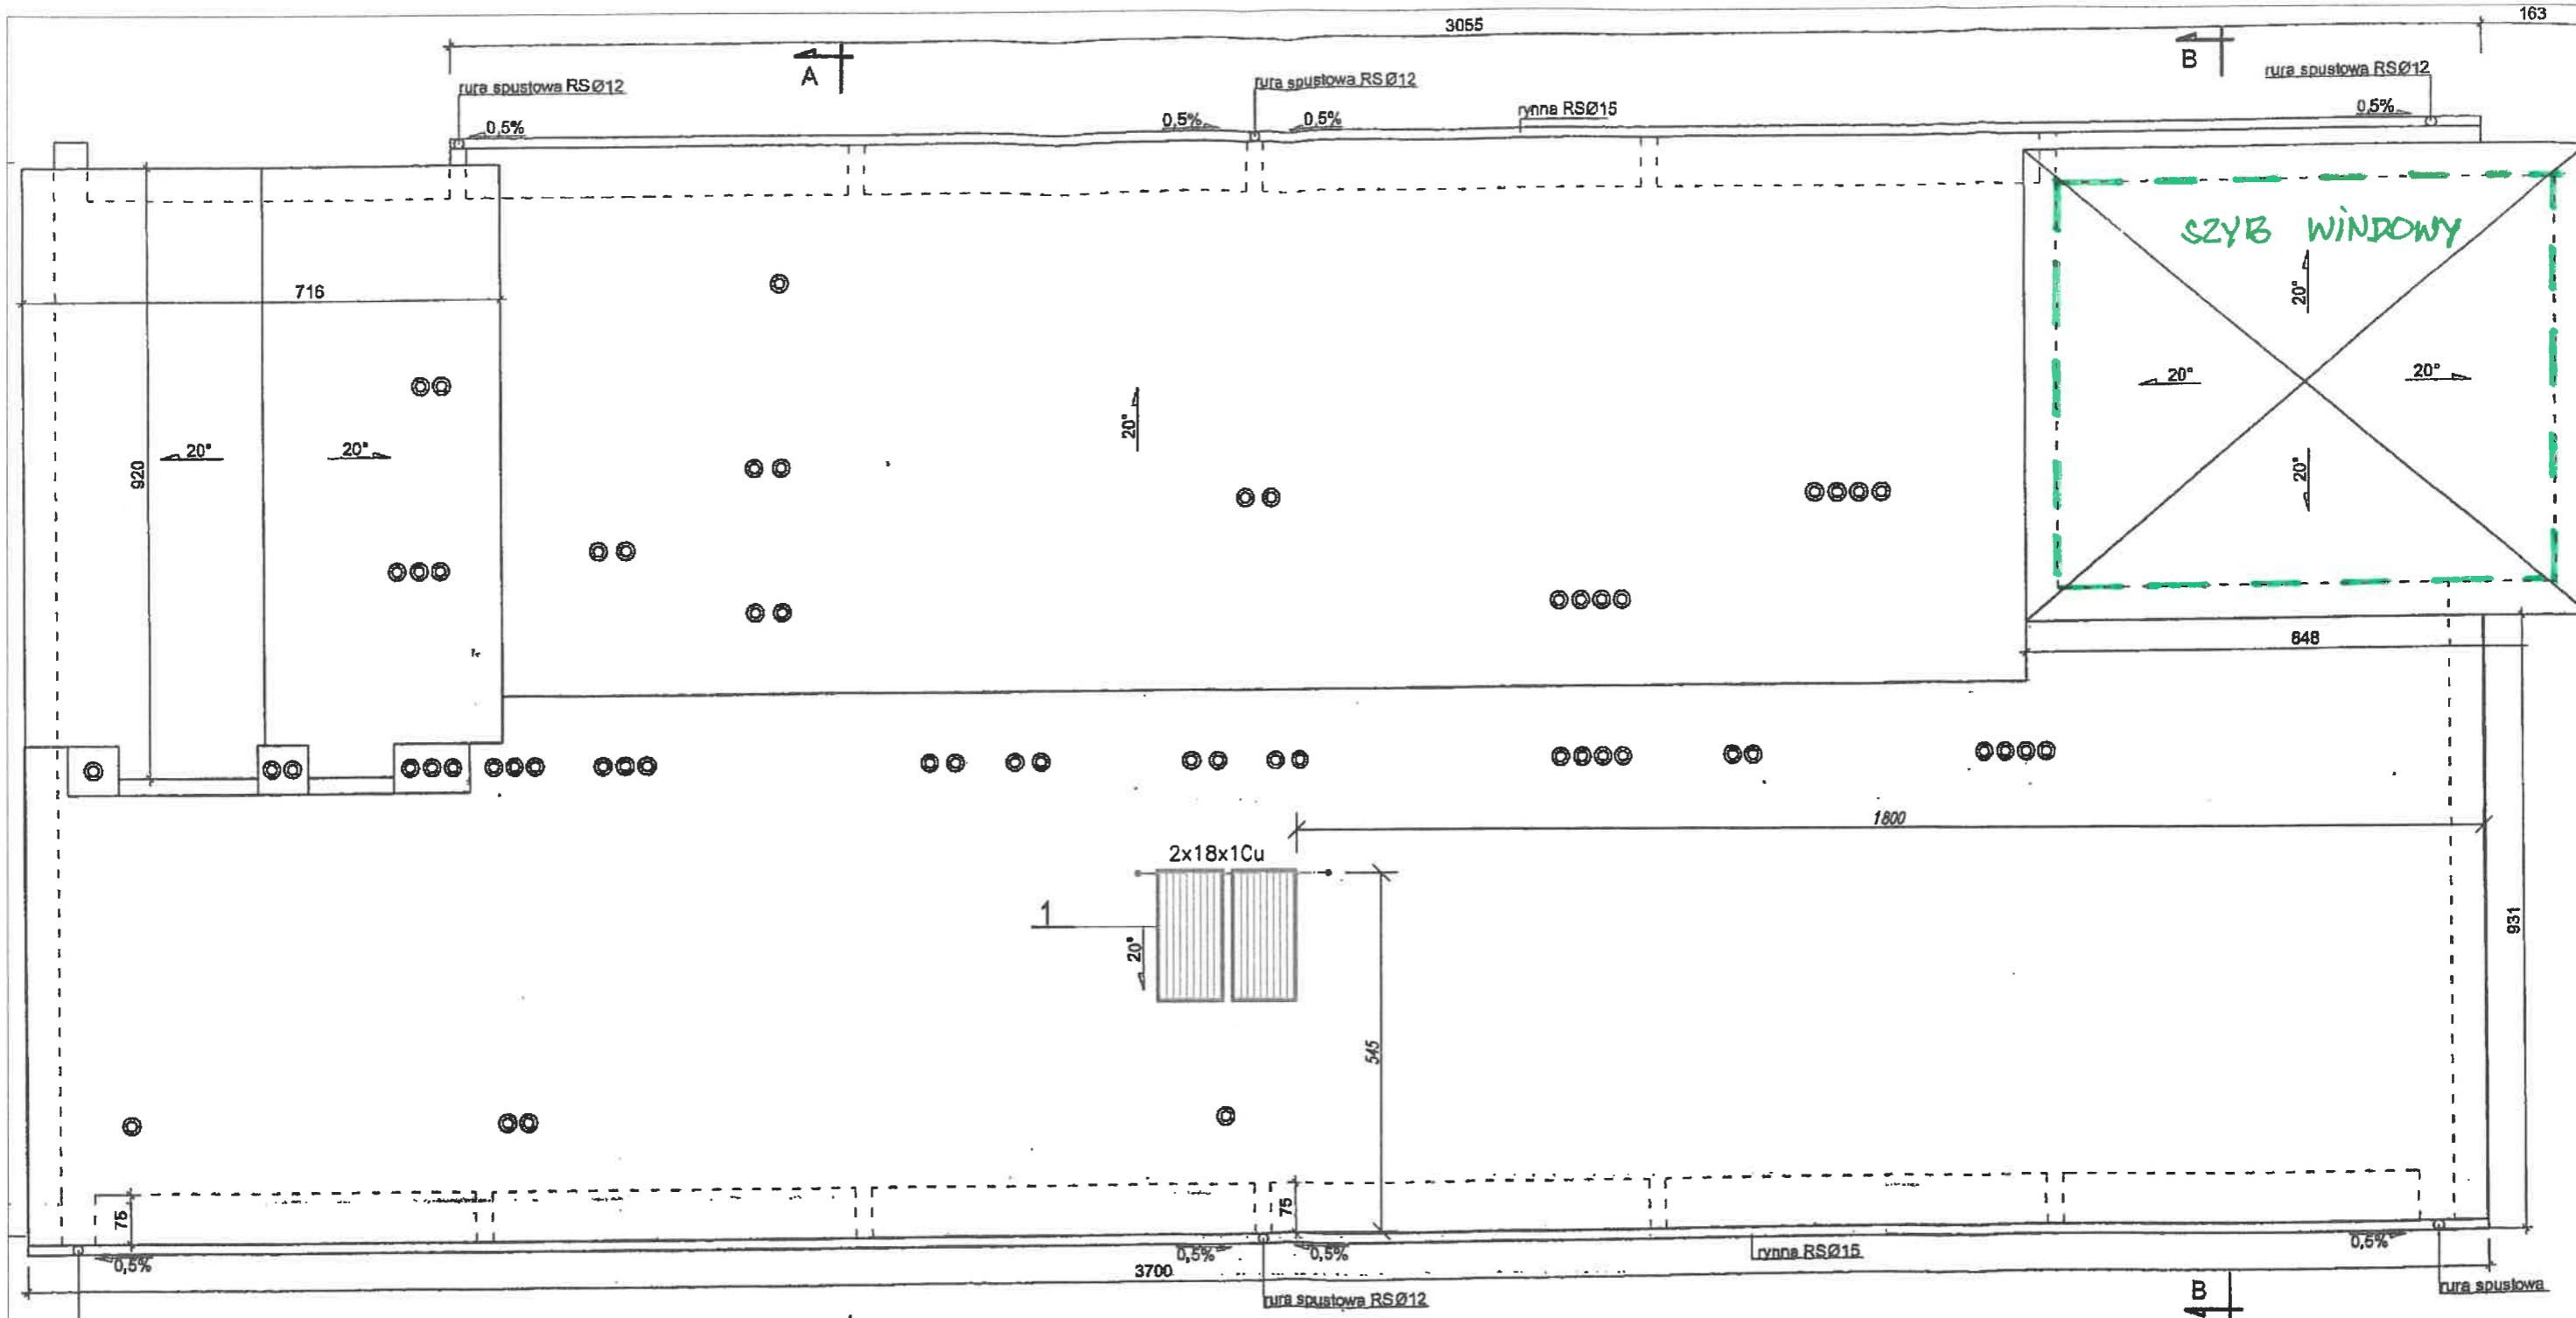

**UWAGA:**  
 1. Przytoczone nazwy materiałów i urządzeń są materiałami przykładowymi. Dopuszcza się zastosowanie innych materiałów i urządzeń pod warunkiem spełnienia wymagań stawianych materiałom przytoczonym.

1	Kolektor słoneczny płaski typ 20, system nocowań 2 kolektorów na dach skośny	2	prod. ACV
l.p.	wyszczególnienie	szt.	UWAGI

Obiekt: Instalacja solarna do budynku Ośrodka Zdrowia z przeznaczeniem II piętra na galerię prac lokalnych twórców, a także w celu bezpłatnego wynajmu pomieszczeń dla stowarzyszeń i organizacji z terenu miasta i gminy zlokalizowana na działce nr ew. 327/19 w Baranowie Sandomierskim przy ul. Zamkowej 24.				Branża: SANITARNA	
Temat opracowania: Remont elewacji oraz przebudowa dachu na budynku ośrodka zdrowia z przeznaczeniem II piętra na galerię prac lokalnych twórców, a także w celu bezpłatnego wynajmu pomieszczeń dla stowarzyszeń i organizacji z terenu miasta i gminy. Montaż instalacji solarnej.				Faza opracowania: PROJEKT BUD. - WYK.	
Nazwa i adres Inwestora: Gmina Baranów Sandomierski ul. Okulickiego 1. 39-450 Baranów Sandomierski				Nr umowy:	
Imię i Nazwisko mgr inż. Adam Szwed		Funkcja projektant	Nr uprawnień: PDK/0063/POOS/06	Data: 10.2010	Podpis: 
Nazwa rysunku: Rzut dachu - instalacja solarna				Skala: 1:100	Nr rysunku: 6